


ANEXO III: PLANOS

Servicio de Infraestructuras
de la Universidad Miguel Hernández de Elche


UNIVERSIDAD MIGUEL HERNÁNDEZ DE ELCHE


INDICE:

- .- PLANO 01: SITUACIÓN Y EMPLAZAMIENTO.
- .- PLANO 02: PLANTA CUBIERTA.
- .- PLANO 03: ESQUEMA DE PRINCIPIO.
- .- PLANO 04: ESQUEMAS UNIFILARES.
- .- FOTOGRAFÍAS-DETALLES.

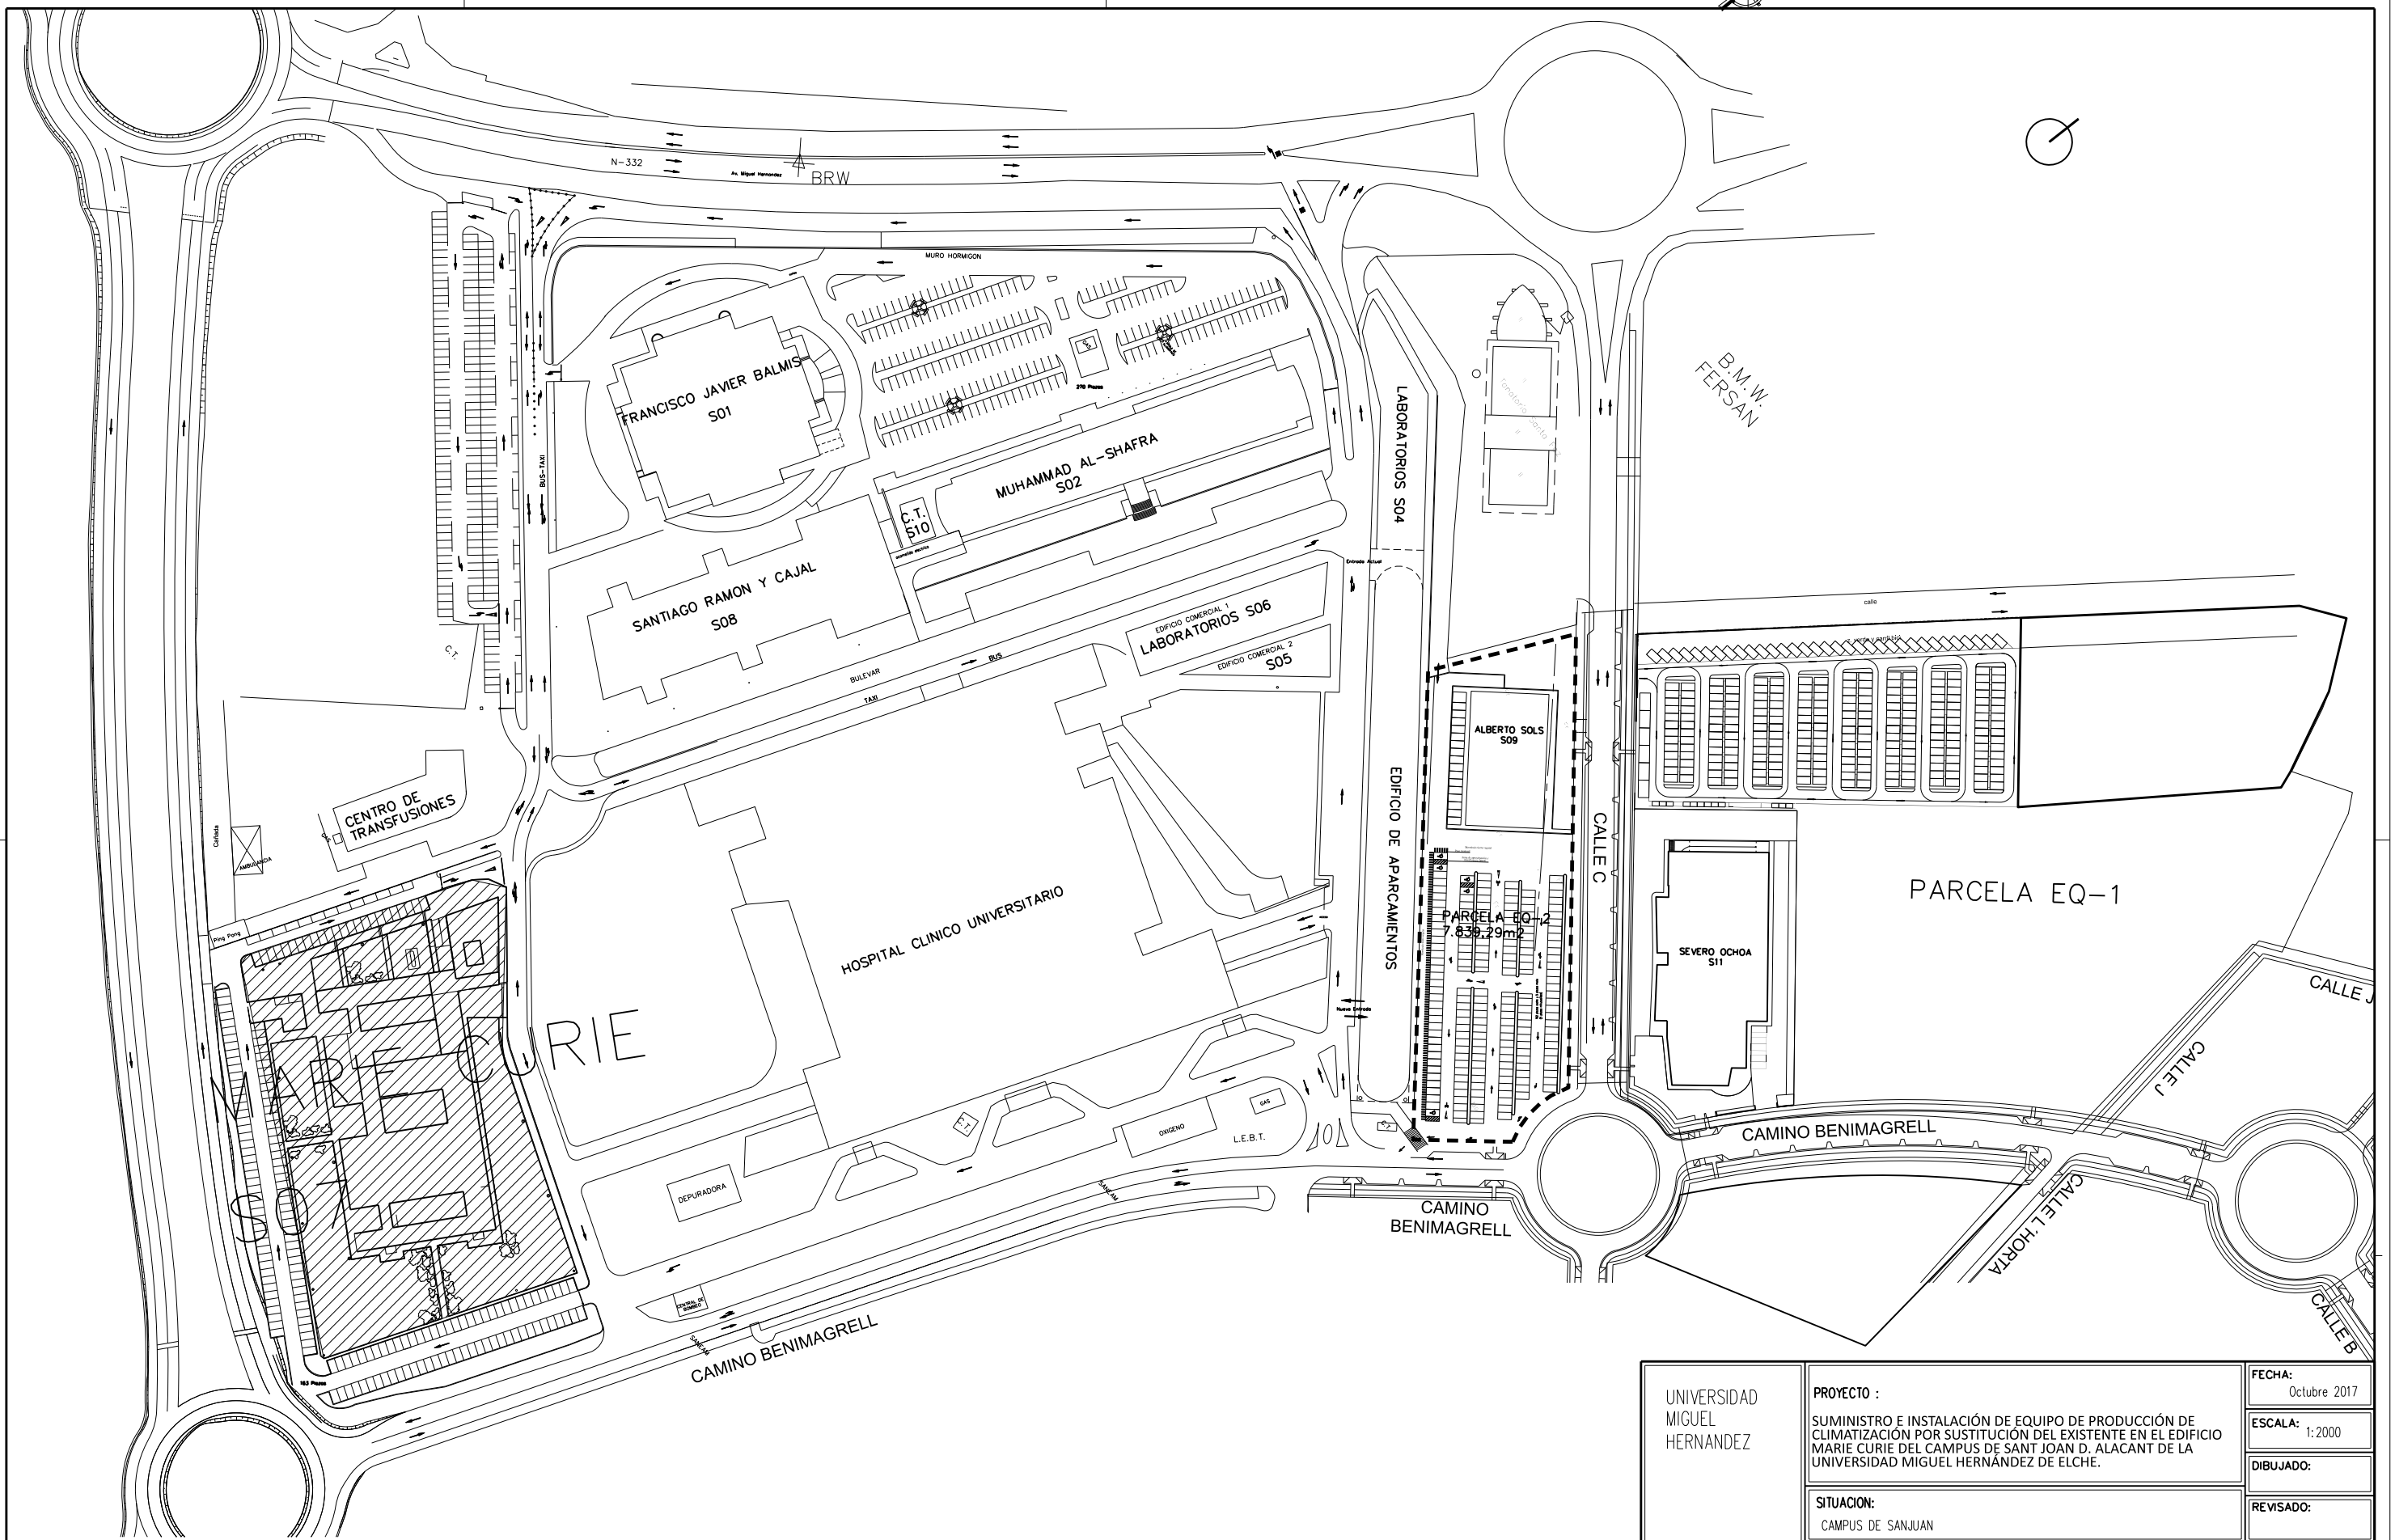


UNIVERSIDAD MIGUEL HERNANDEZ	PROYECTO :	FECHA:
	SUMINISTRO E INSTALACIÓN DE EQUIPO DE PRODUCCIÓN DE CLIMATIZACIÓN POR SUSTITUCIÓN DEL EXISTENTE EN EL EDIFICIO MARIE CURIE DEL CAMPUS DE SANT JOAN D. ALACANT DE LA UNIVERSIDAD MIGUEL HERNÁNDEZ DE ELCHE.	Octubre 2017
	SITUACION:	ESCALA:
	CAMPUS DE SANJUAN	1:2000
PLANO DE SITUACION		DIBUJADO:
SERVICIO DE INFRAESTRUCTURAS		REVISADO:
		Nº PLANO
		01

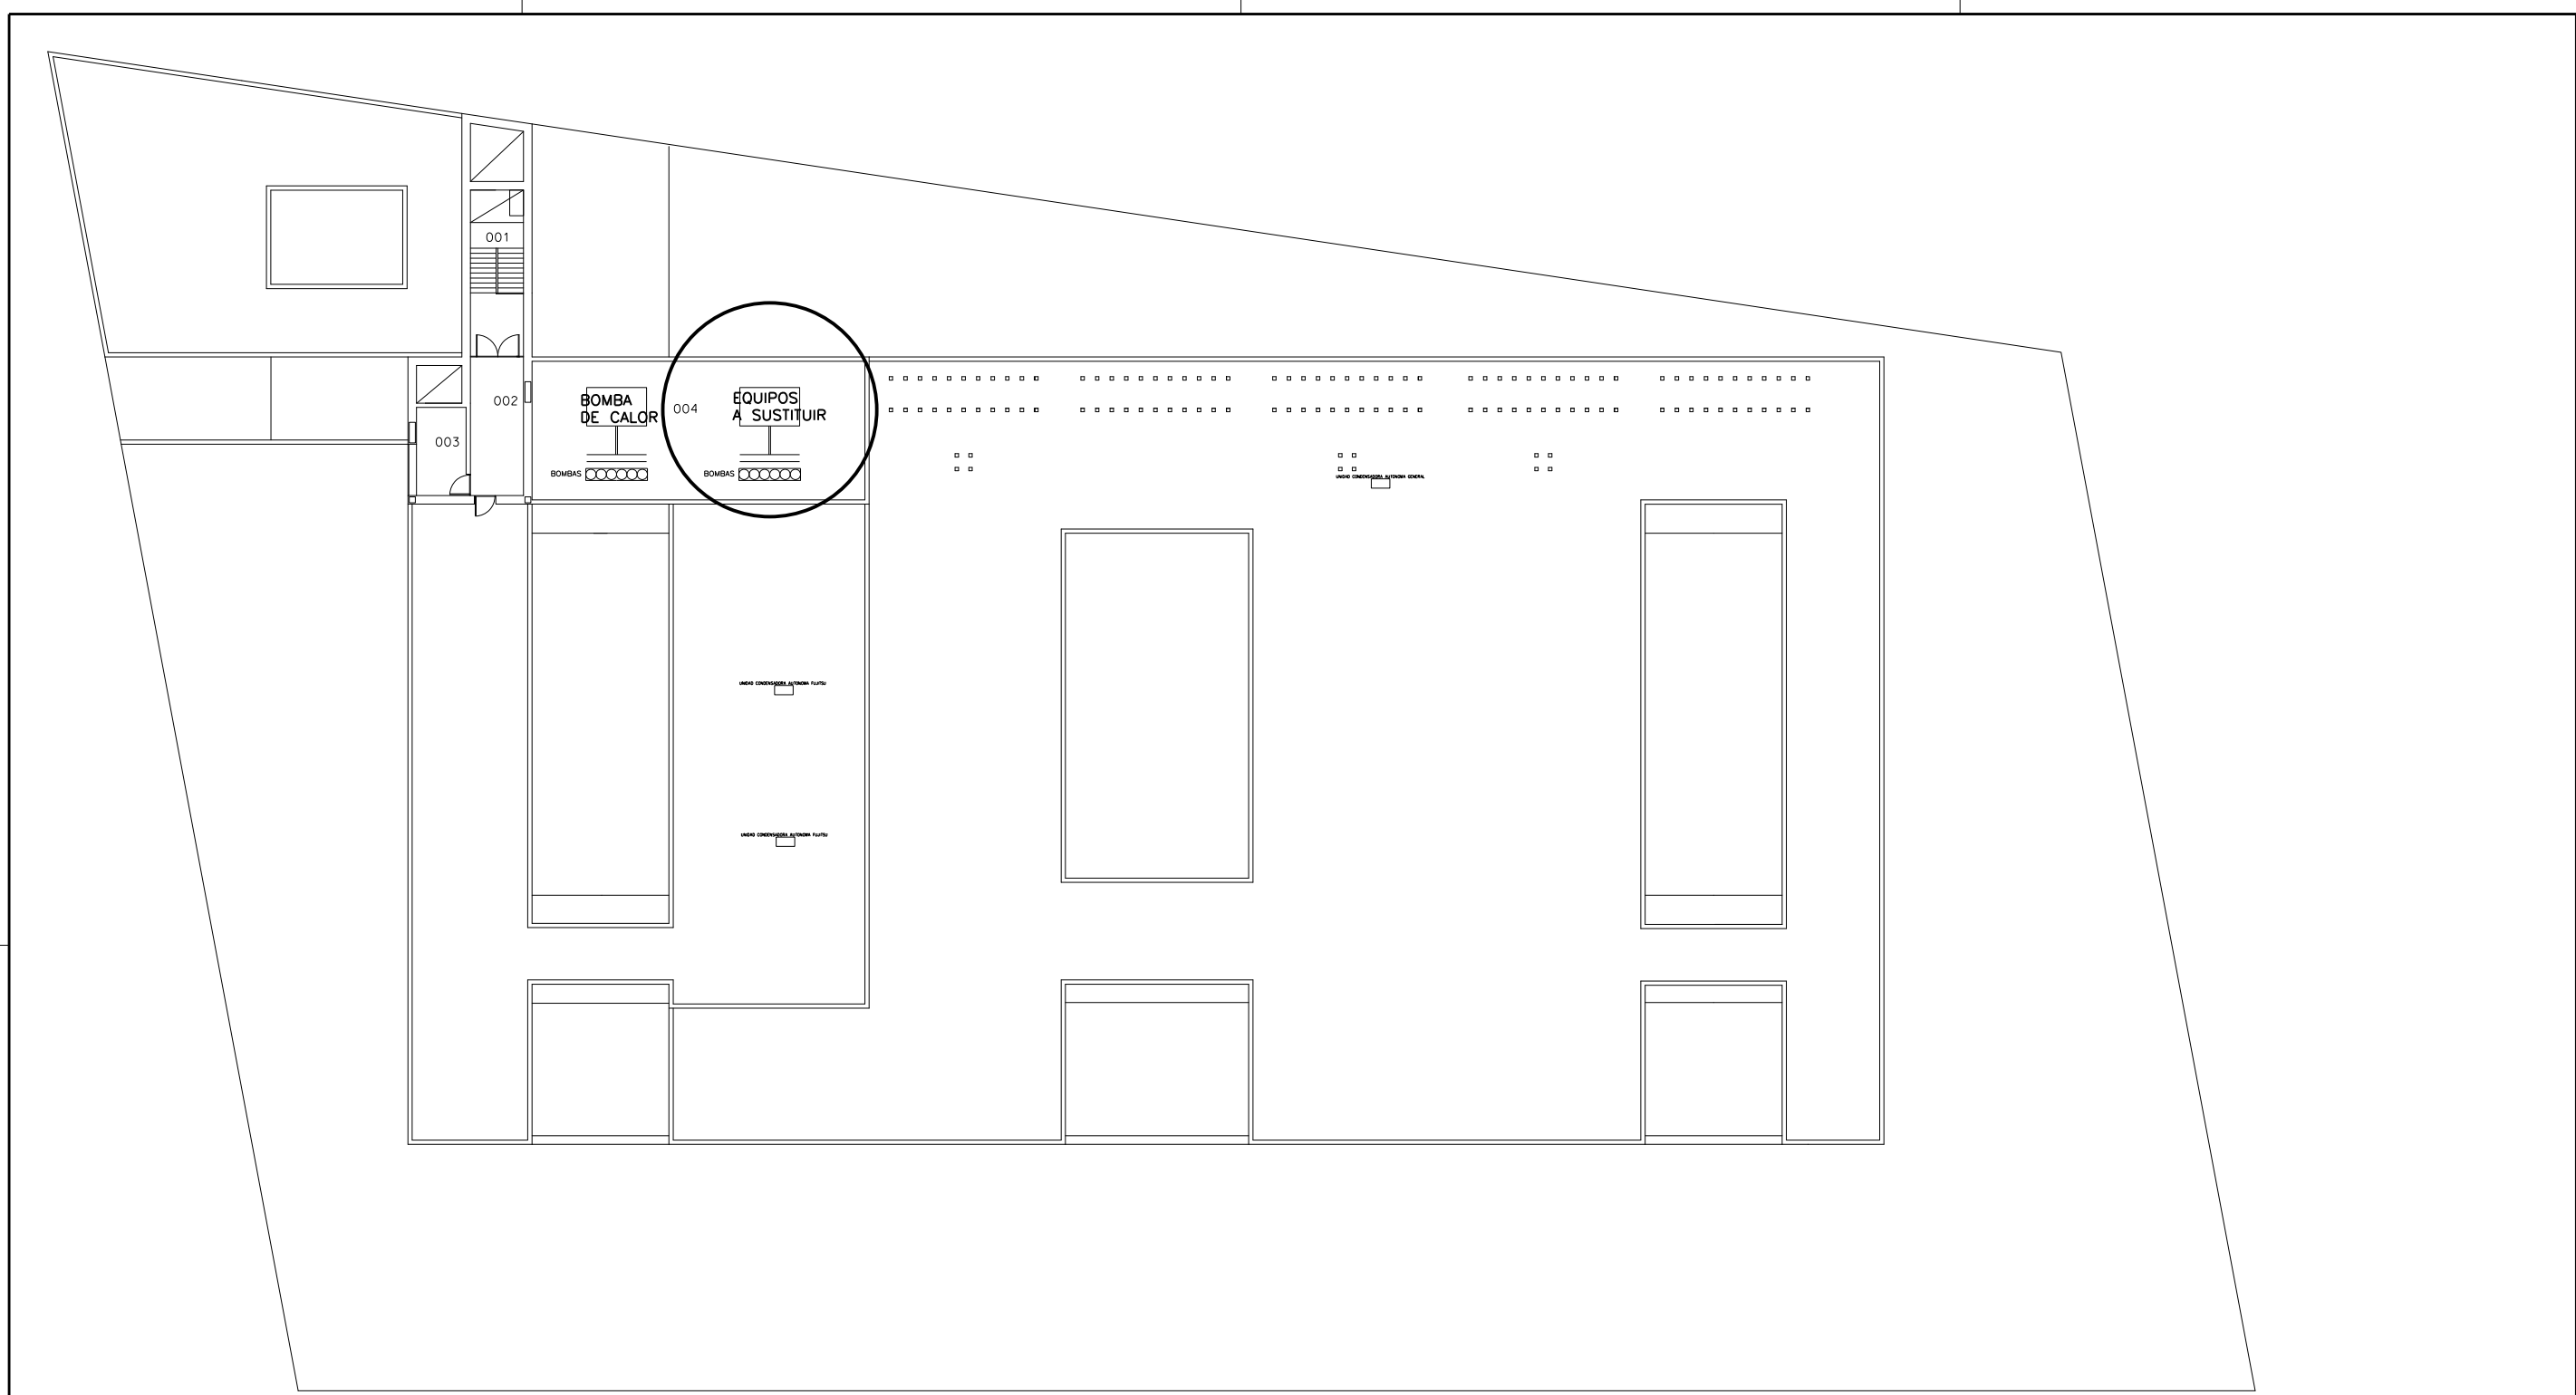


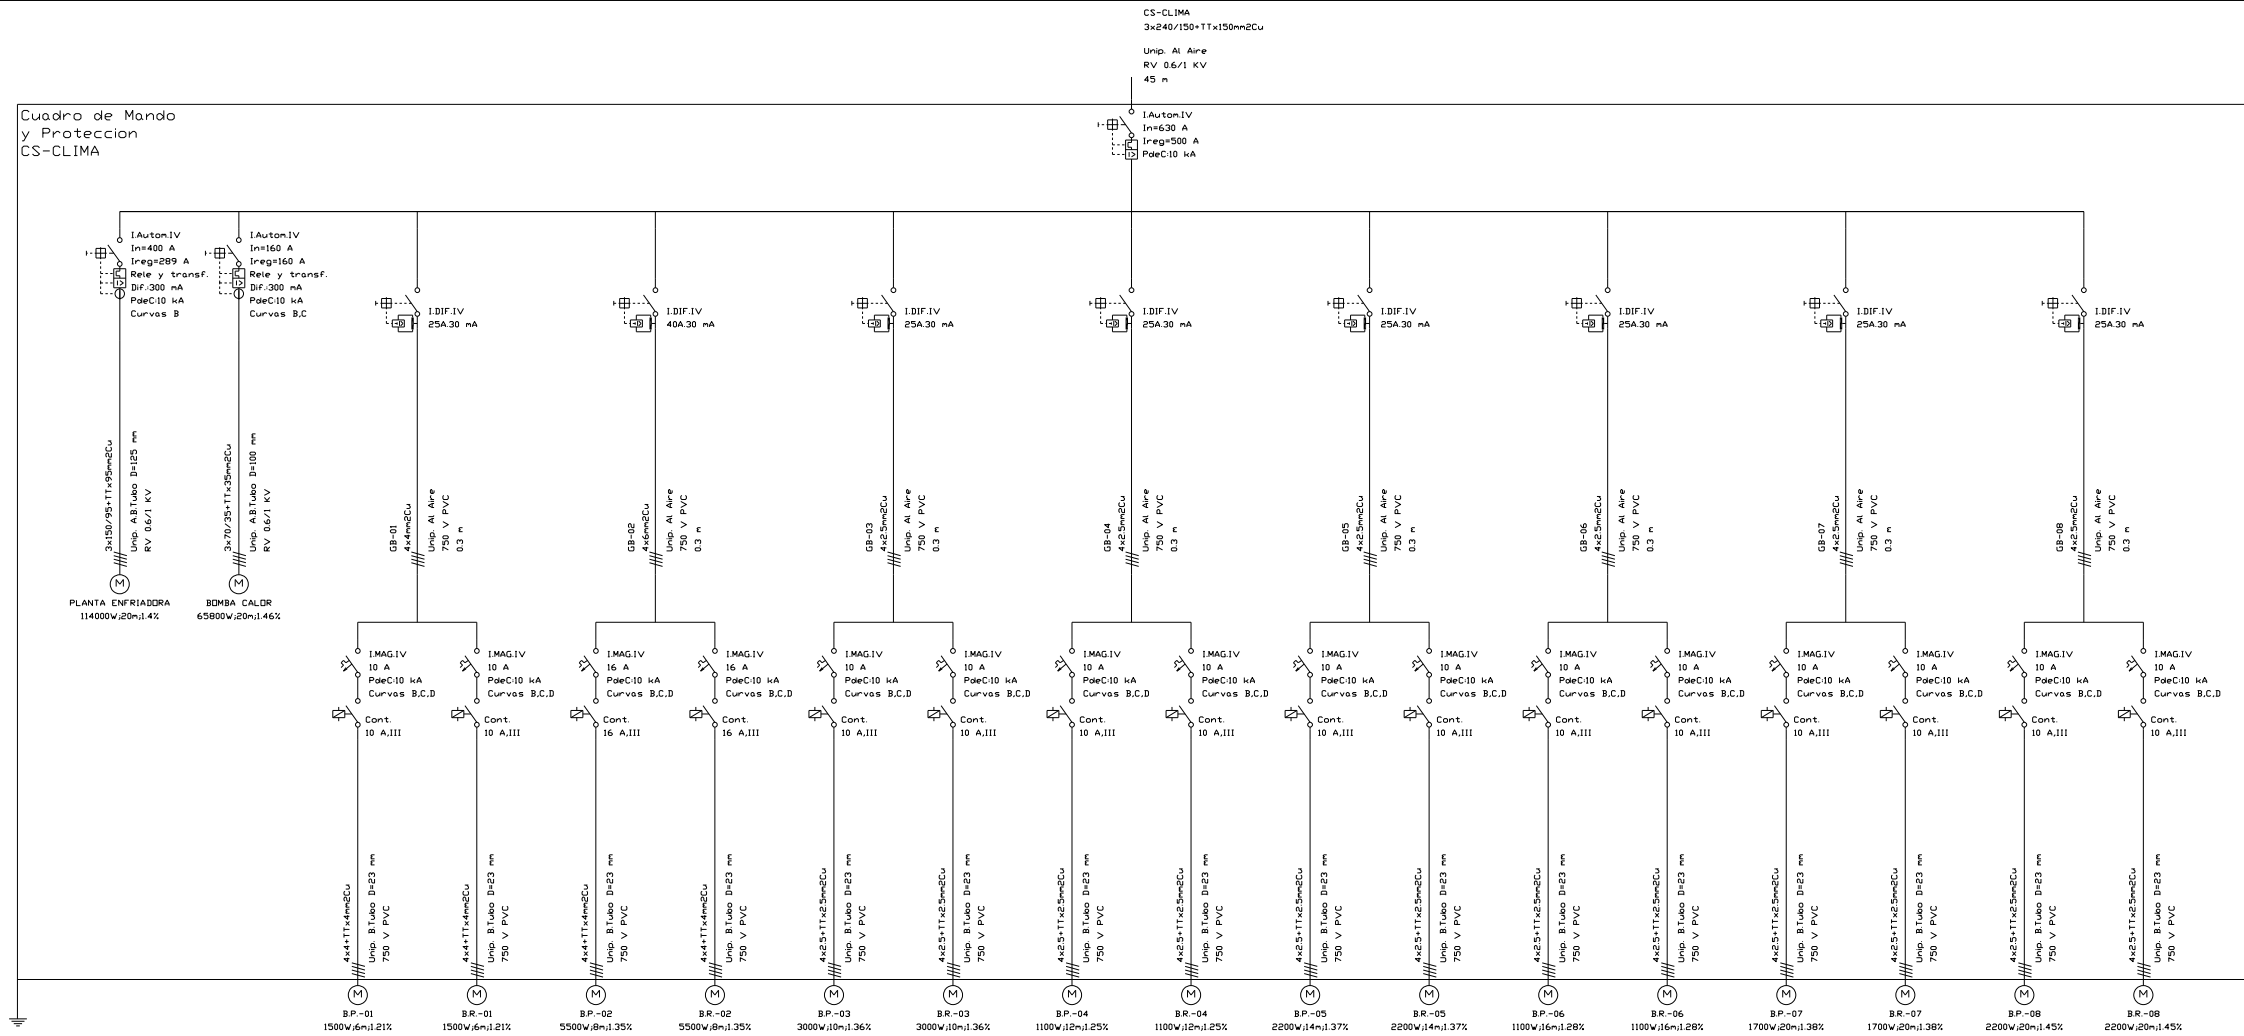
 <p>UNIVERSIDAD MIGUEL HERNANDEZ</p>	PROYECTO: SUMINISTRO E INSTALACION DE EQUIPO DE PRODUCCION DE CLIMATIZACION POR SUSTITUCION DEL EXISTENTE EN EL EDIFICIO MARIE CURIE DEL CAMPUS DE SANT JOAN D. ALACANT DE LA UNIVERSIDAD MIGUEL HERNANDEZ DE ELCHE.	FECHA: Octubre 2017.
	SITUACION: CAMPUS DE SAN JUAN	ESCALA: 1/400
	PLANTA CUBIERTA CON EQUIPOS A SUSTITUIR	DIBUJADO: REVISADO:
	SERVICIO DE INFRAESTRUCTURAS	Nº PLANO 02

ESQUEMA DE PRINCIPIO

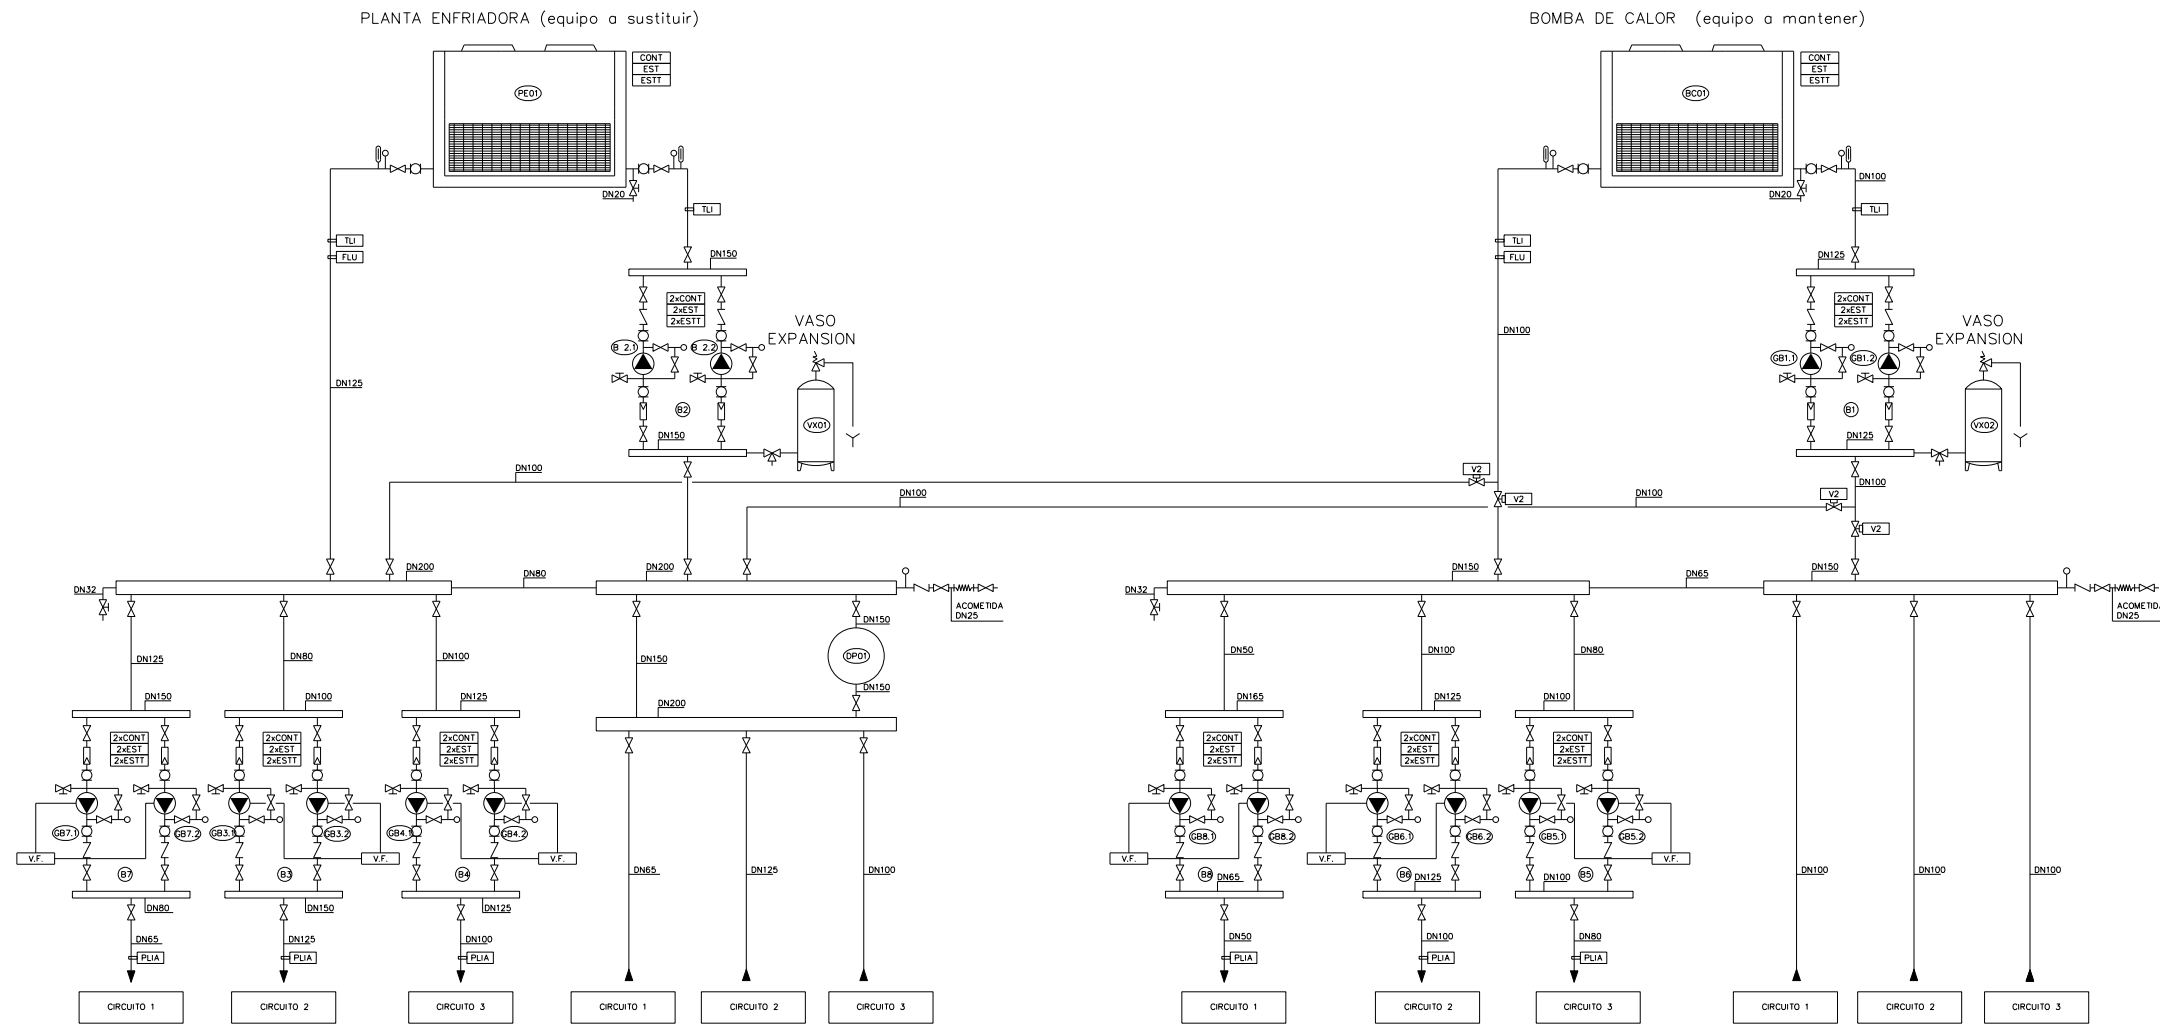




REFERENCIA	MODELO
B1	SIP 65/185-2.2 K
B2	SM 100/190-1.5 K
B3	SIP 80/165-1-5.5 K
B4	SIP 65/185-2.3 K
B5	SIP 50/135-2.2 K
B6	SIP 50/150-2.2 K
B7	SIP 50/150-1.5 K SIP 50/135-1.1 K
B8	SIP 32/145-1-1.1 K

 <p>UNIVERSIDAD MIGUEL HERNANDEZ</p>	<p>PROYECTO: SUMINISTRO E INSTALACION DE EQUIPO DE PRODUCCION DE CLIMATIZACION POR SUSTITUCION DEL EXISTENTE EN EL EDIFICIO MARIE CURIE DEL CAMPUS DE SANT JOAN D. ALACANT DE LA UNIVERSIDAD MIGUEL HERNANDEZ DE ELCHE.</p>	<p>FECHA: Octubre 2017.</p>
	<p>SITUACION: CAMPUS DE SAN JUAN</p>	<p>ESCALA:</p>
<p>ESQUEMA DE PRINCIPIO EXISTENTE.</p>		<p>DIBUJADO:</p>
<p>SERVICIO DE INFRAESTRUCTURAS</p>		<p>REVISADO:</p>
		<p>Nº PLANO 03</p>

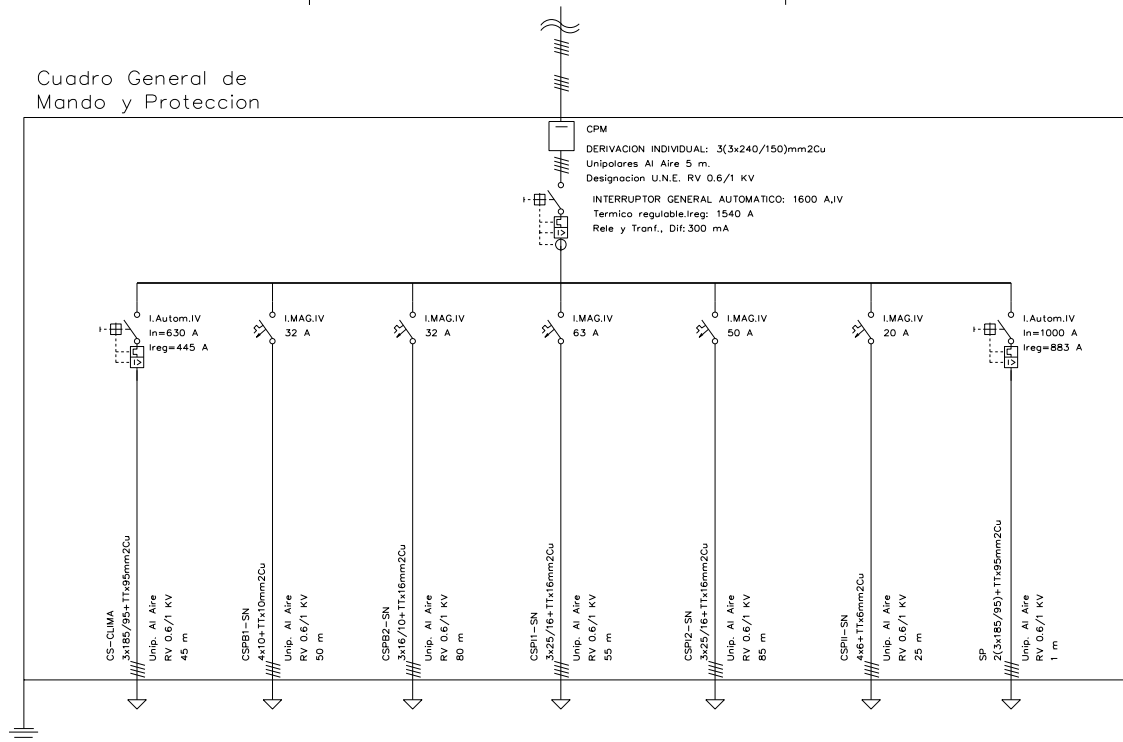

Cuadro General de Mando y Protección



 UNIVERSIDAD MIGUEL HERNANDEZ  Universitat Miguel Hernández	PROYECTO: SUMINISTRO E INSTALACION DE EQUIPO DE PRODUCCION DE CLIMATIZACION POR SUSTITUCION DEL EXISTENTE EN EL EDIFICIO MARIE CURIE DEL CAMPUS DE SANT JOAN D. ALACANT DE LA UNIVERSIDAD MIGUEL HERNANDEZ DE ELCHE.	FECHA: Octubre 2017.
	SITUACION: CAMPUS DE SAN JUAN	ESCALA:
	ESQUEMAS UNIFILARES.	DIBUJADO:
	SERVICIO DE INFRAESTRUCTURAS	REVISADO:
		Nº PLANO 04

FOTOGRAFÍAS-DETALLES



BOMBEOS_1



BOMBEOS_2



BOMBEOS_3



BOMBEOS_4



ENFRIADORA A MANTENER
(BOMBA DE CALOR)



ENFRIADORA A SUSTITUIR
POR UNA BOMBA DE CALOR



CUADROS ELÉCTRICOS EXISTENTES